




PLANTA

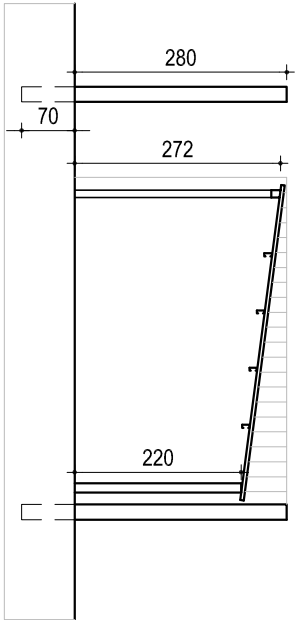


CORTE A-A

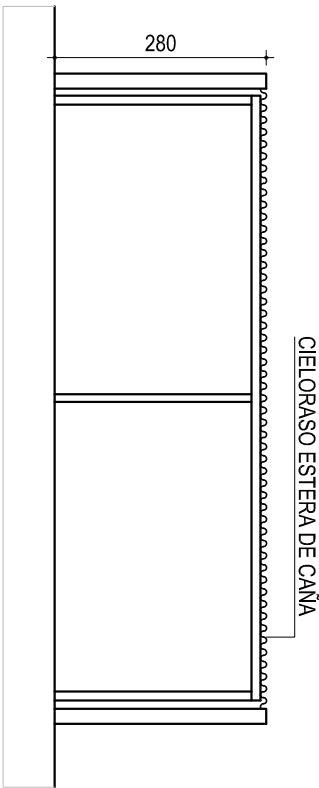

CORTE B-B

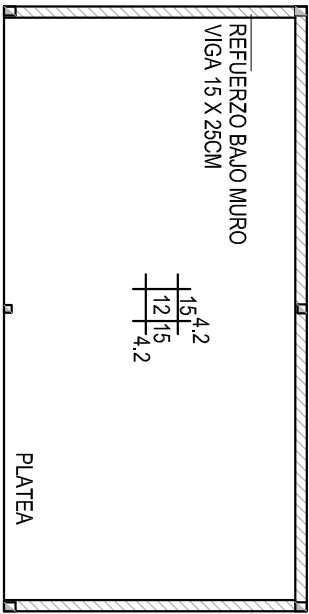


PLANTA CIMENTACION

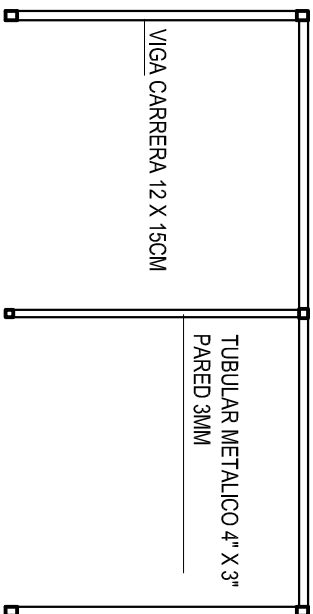

PLANTA NIVEL 100

NOTA:

- Los pilares se armarán con 4 Ø8 tratados longitudinales
- estribos Ø 6 cada 20cm
- Las vigas se armarán con 4 Ø 10 tratados
- estribos Ø 6 cada 20cm

 INTENDENCIA DE DURAZNO DEPARTAMENTO DE OBRAS			
OBRA: DORMITORIO LLAMAS			
Localidad: DURAZNO			
Director: Ing. Raúl Montero		Técnico: Arq. Matias Cabrera	
Autodesk AutoCAD LT 2014 ID de licencia: ACDLI.F.S Número de serie: 377-83387548		Dibujante: -	
ESCALA: 1/100	FECHA: Diciembre 2016	A01	